

# PIANO DI EMERGENZA ED EVACUAZIONE


Plesso di PIANO LAGO Piano Terra

# IC MANGONE - GRIMALDI

Scuola dell'Infanzia/Uffici scala 1:100

## INDICAZIONI GENERALI

1. FASCIA APERTURE INFISSI A BANDIERA 0.70 m
2. PERCORSO CATTEDRA/BANCO 0.90 m
3. STACCO PARETI 0.60 m
4. PERCORSI COME IN ELABORATO GRAFICO
5. BANCHI DIM 50X70\_50X60
6. TAVOLI LABORATORIO INFORMATICA DIM 80X180

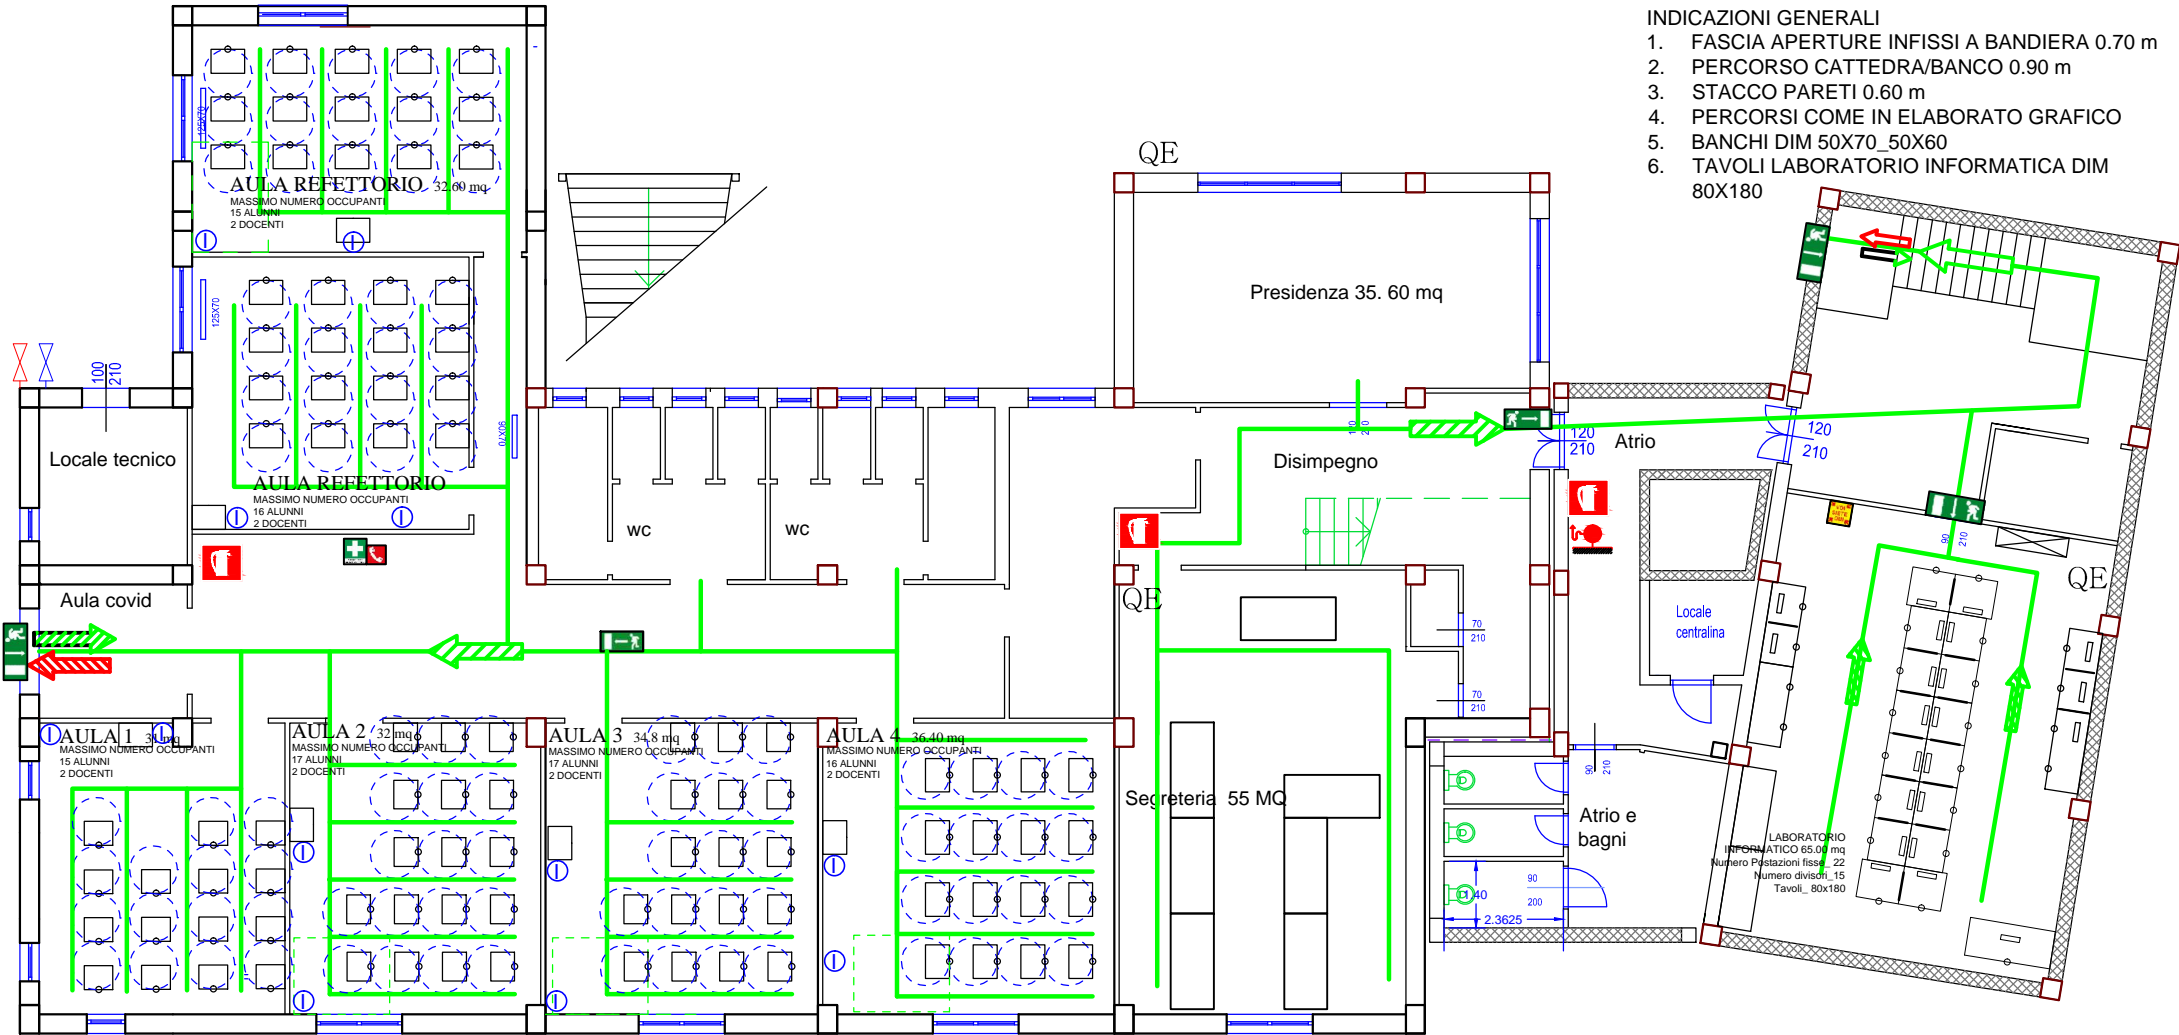

**Legenda**

	Posizione Utente		Intercettazione gas
	Telefono Emergenze		Punto di raccolta
	Estintore Portatile A POLVERE		Cassetta Primo Soccorso
	Estintore Portatile CO2		Uscita di Emergenza
	Estintore CARRELLABILE		Uscita di Emergenza a Destra
	Idrante		Uscita di Emergenza a Sinistra
	Allarme antincendio		Scala Sinistra Giù_Scala Destra Giù
	Pulsante di allarme antincendio		Percorso interno orizzontale
	Intercettazione acqua		

	Percorso di Esodo verso il basso
	Percorso di Esodo verso l'alto
	Quadro Elettrico
	Smistamento flusso entrata/uscita_ ORIZZONTALE
	Smistamento flusso entrata/uscita_ BASSO
	Smistamento flusso entrata/uscita_ VERTICALE
	Maniglioni antipánico
	Defibrillatore semiautomatico

### Numeri utili

Evento	Chi chiamare	Numero
Innesco, crollo, fuga di gas	VVF	115
Ordine Pubblico	Carabinieri	112
	Servizio di Pubblica Emergenza	113
Infortunio	Pronto Soccorso Sanitario	118
Avvelenamento	Centro Antiveleni di Milano02	66101029

PIANO REDATTO DA: ing. Ilde Maria NOTARIANNE PUNTO DI RACCOLTA: A

