


PIANO DI EMERGENZA ED EVACUAZIONE

IC MANGONE - GRIMALDI

Plesso di Grimaldi Piano Primo

Scuola dell'INFANZIA, PRIMARIA E SECONDARIA_ GRIMALDI scala 1:100

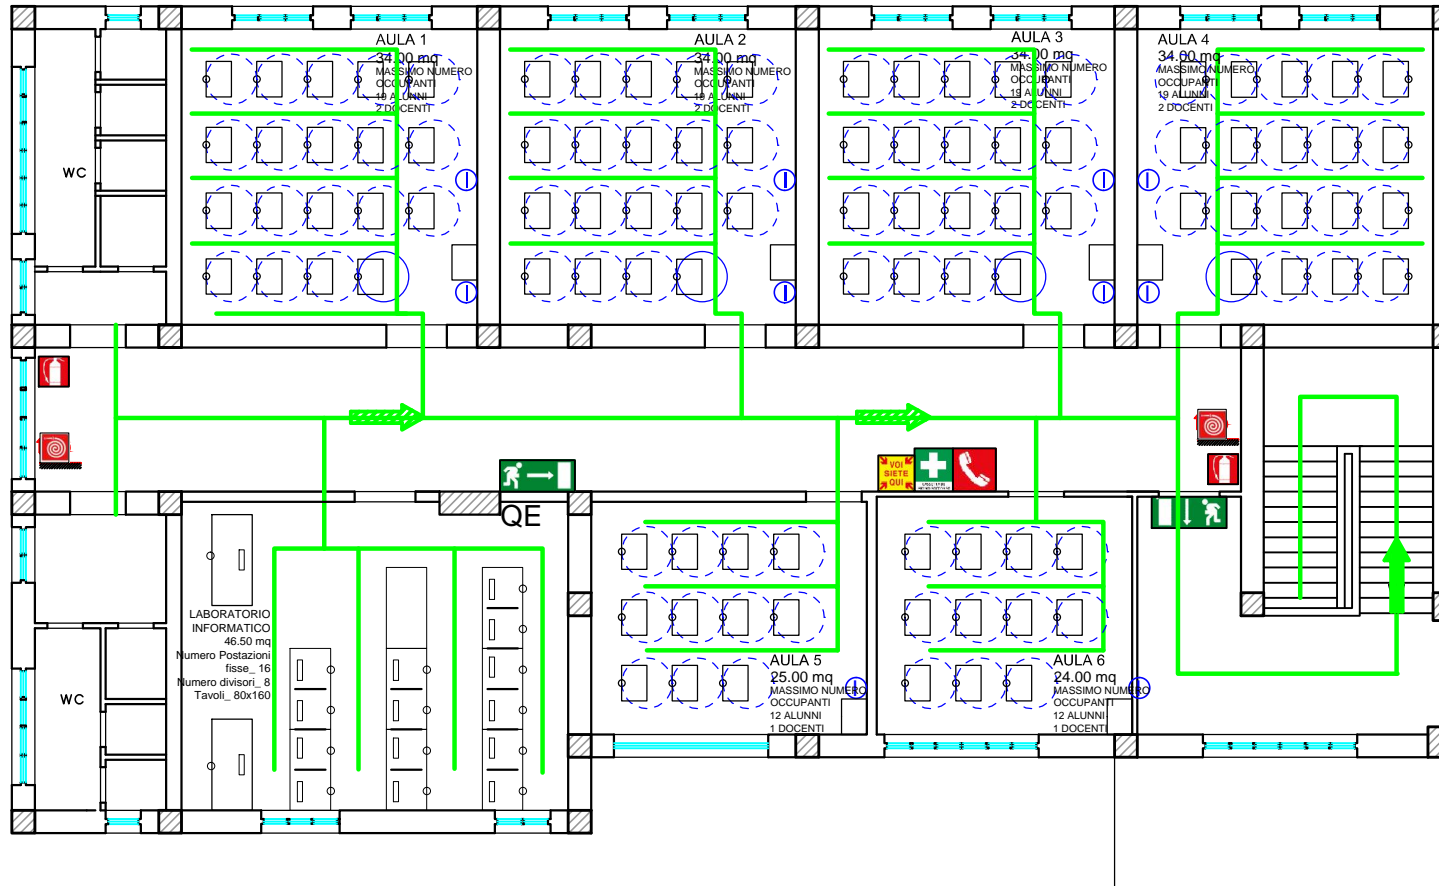

INDICAZIONI GENERALI

1. FASCIA APERTURE INFISSI A BANDIERA 0.70 m
2. PERCORSO CATTEDRA/BANCO 0.90 m
3. STACCO PARETI 0.60 m
4. PERCORSI COME IN ELABORATO GRAFICO
5. BANCHI DIM 50X70_50X60
6. TAVOLI LABORATORIO INFORMATICA DIM 80X180

Numeri utili

Evento	Chi chiamare	Numero
Incendio, crollo, fuga di gas	VF	115
Ordine Pubblico	Carabinieri	112
	Servizio di Pubblica Emergenza	113
Infortunio	Pronto Soccorso Sanitario	118
Avvelenamento	Centro Antiveneni di Milano02 66101029	

<p>Legenda</p> <ul style="list-style-type: none"> Posizione Utente Telefono Emergenze Estintore Portatile A POLVERE Estintore Portatile CO2 Estintore CARRELLABILE Idrante Allarme antincendio Pulsante di allarme antincendio Intercettazione acqua 	<ul style="list-style-type: none"> Intercettazione gas Punto di raccolta Casseta Primo Soccorso Uscita di Emergenza Uscita di Emergenza a Destra Uscita di Emergenza a Sinistra Scala Sinistra Giù_Scala Destra Giù Percorso interno orizzontale 	<ul style="list-style-type: none"> Percorso di Esodo verso il basso Percorso di Esodo verso l'alto QE: Quadro Elettrico Smistamento flusso entrata/uscita_ ORIZZONTALE Smistamento flusso entrata/uscita_ BASSO Smistamento flusso entrata/uscita_ VERTICALE Maniglioni antipánico Defibrillatore semiautomatico
---	--	--

PIANO REDATTO DA: ing. Ilde Maria NOTARIANNE PUNTO DI RACCOLTA: N

