

PIANO DI EMERGENZA ED EVACUAZIONE


Plesso di PIANE CRATI

IC MANGONE - GRIMALDI

Scuola Secondaria scala 1:100

Numeri utili

Evento	Chi chiamare	Numero
Incendio, crollo, fuga di gas	VVF	115
Ordine Pubblico	Carabinieri	112
	Servizio di Pubblica Emergenza	113
Infortunio	Pronto Soccorso Sanitario	118
Avvelenamento	Centro Antiveneni di Milano	02 66101029

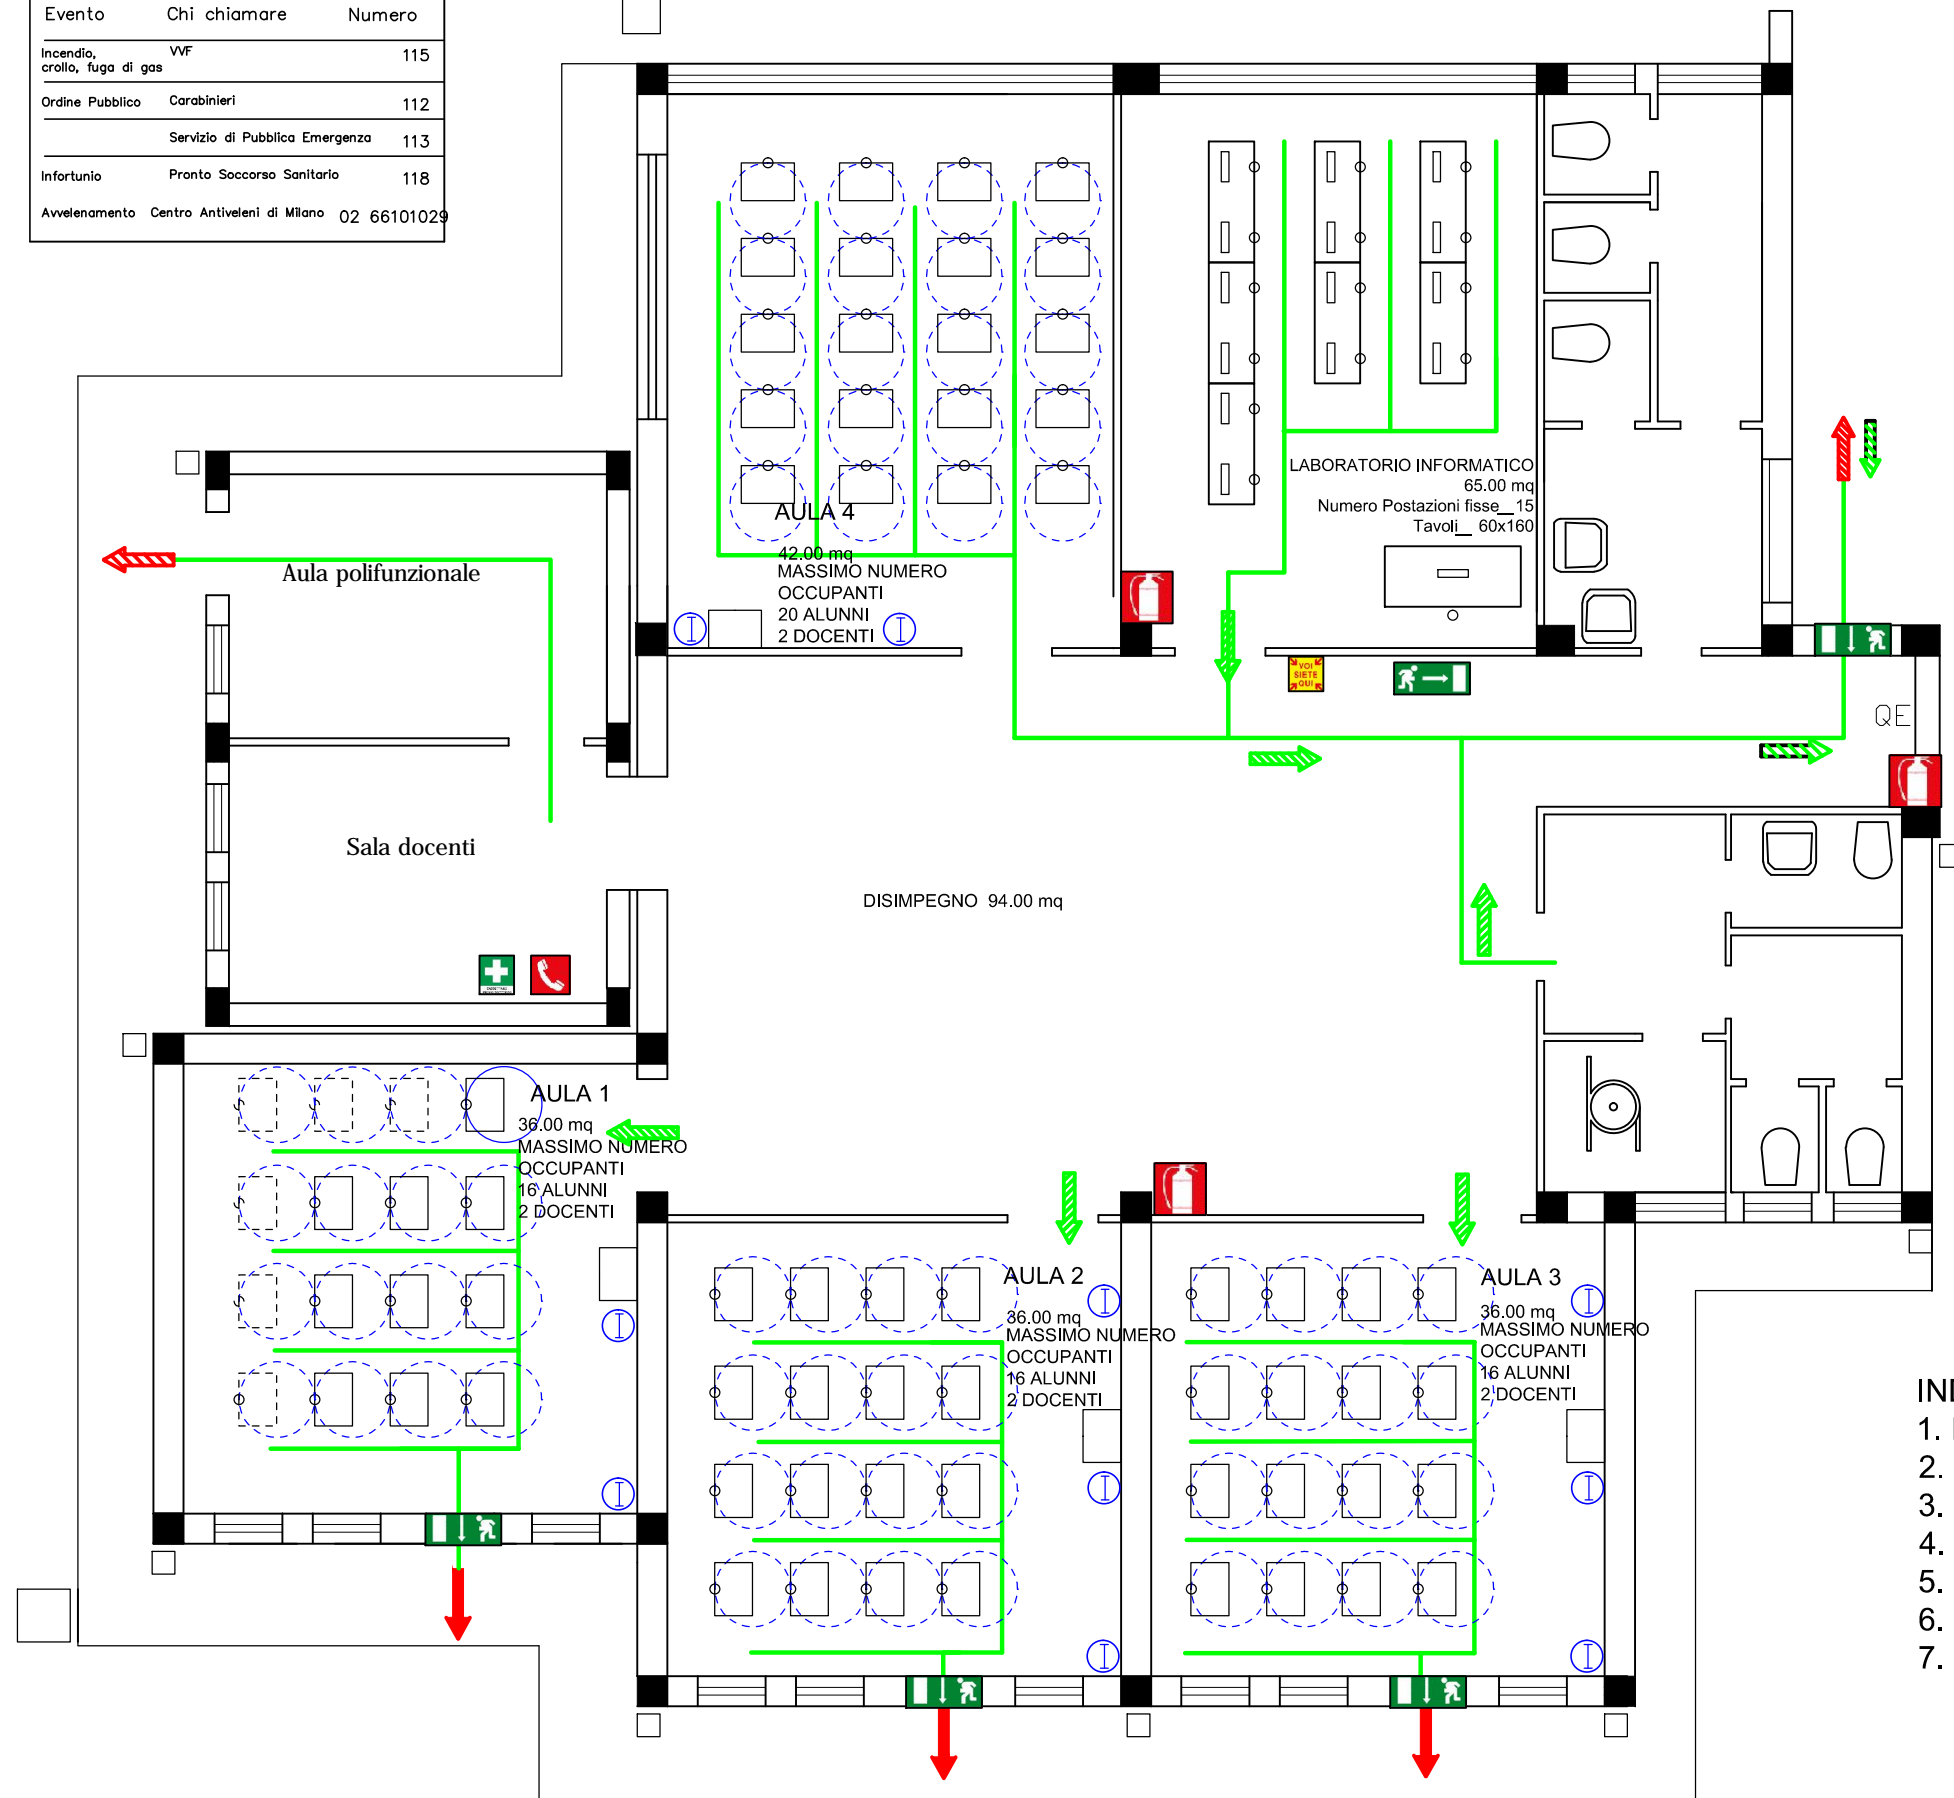

Legenda

- Posizione Utente
- Telefono Emergenze
- Estintore Portatile A POLVERE
- Estintore Portatile CO2
- Estintore CARRELLABILE
- Idrante
- Allarme antincendio
- Pulsante di allarme antincendio
- Intercettazione acqua
- Intercettazione gas
- Punto di raccolta
- Cassetta Primo Soccorso
- Uscita di Emergenza
- Uscita di Emergenza a Destra
- Uscita di Emergenza a Sinistra
- Scala Sinistra Giù_Scala Destra Giù
- Percorso interno orizzontale
- Percorso di Esodo verso il basso
- Percorso di Esodo verso l'alto
- QE** Quadro Elettrico
- Smistamento flusso entrata/uscita_ ORIZZONTALE
- Smistamento flusso entrata/uscita_ BASSO
- Smistamento flusso entrata/uscita_ VERTICALE
- Maniglioni antipanico
- Distanza interpersonale di 1.00 m minimo
- Defibrillatore semiautomatico

- #### INDICAZIONI GENERALI
1. DISTANZA INTERPERSONALE DI 1,00; m
 2. DISTANZA INSEGNANTE/BANCO 2,00 m
 3. FASCIA APERTURE INFISSI A BANDIERA 0.75 cm
 4. PERCORSO CATTEDRA/BANCO 0.90 cm
 5. STACCO PARETI 0.60 cm
 6. PERCORSI COME IN ELABORATO GRAFICO
 7. BANCHI DIM 50X70